

1		REMONT POMIESZCZENIA KUCHNI WRAZ ROZBUDOWĄ WEWNĘTRZNYCH INSTALACJI ELEKTRYCZNEJ, WODOCIAGOWEJ, WENTYLACJI NAWIENNO-WYWIENEJ W BUDYNKU PUBLICZNEJ SZKOŁY PODSTAWOWEJ W PRZYTYSKU; PRZYTYSK, UL. SZKOLNA 3, DZ. NR 44/15	
SKALA : 1 : 1000		SYTUACJA	
DATA : 06. 2016		FAZA : PROJEKT BUDOWALANY	
PROJEKTANT:		SPECJALNOŚĆ	PODPIS:
MGR INŻ. ARCH. MAŁGORZATA MORDAK NR UPR. MA/078/09		ARCHITEKTONICZNA DO ROJ. B/O	




USYTOWANIE POM. KUCHNI OBJĘTEGO OPRACOWANIEM



GŁÓWNE WEJŚCIE DO BUDYNKU



WEJŚCIE DO KUCHNI

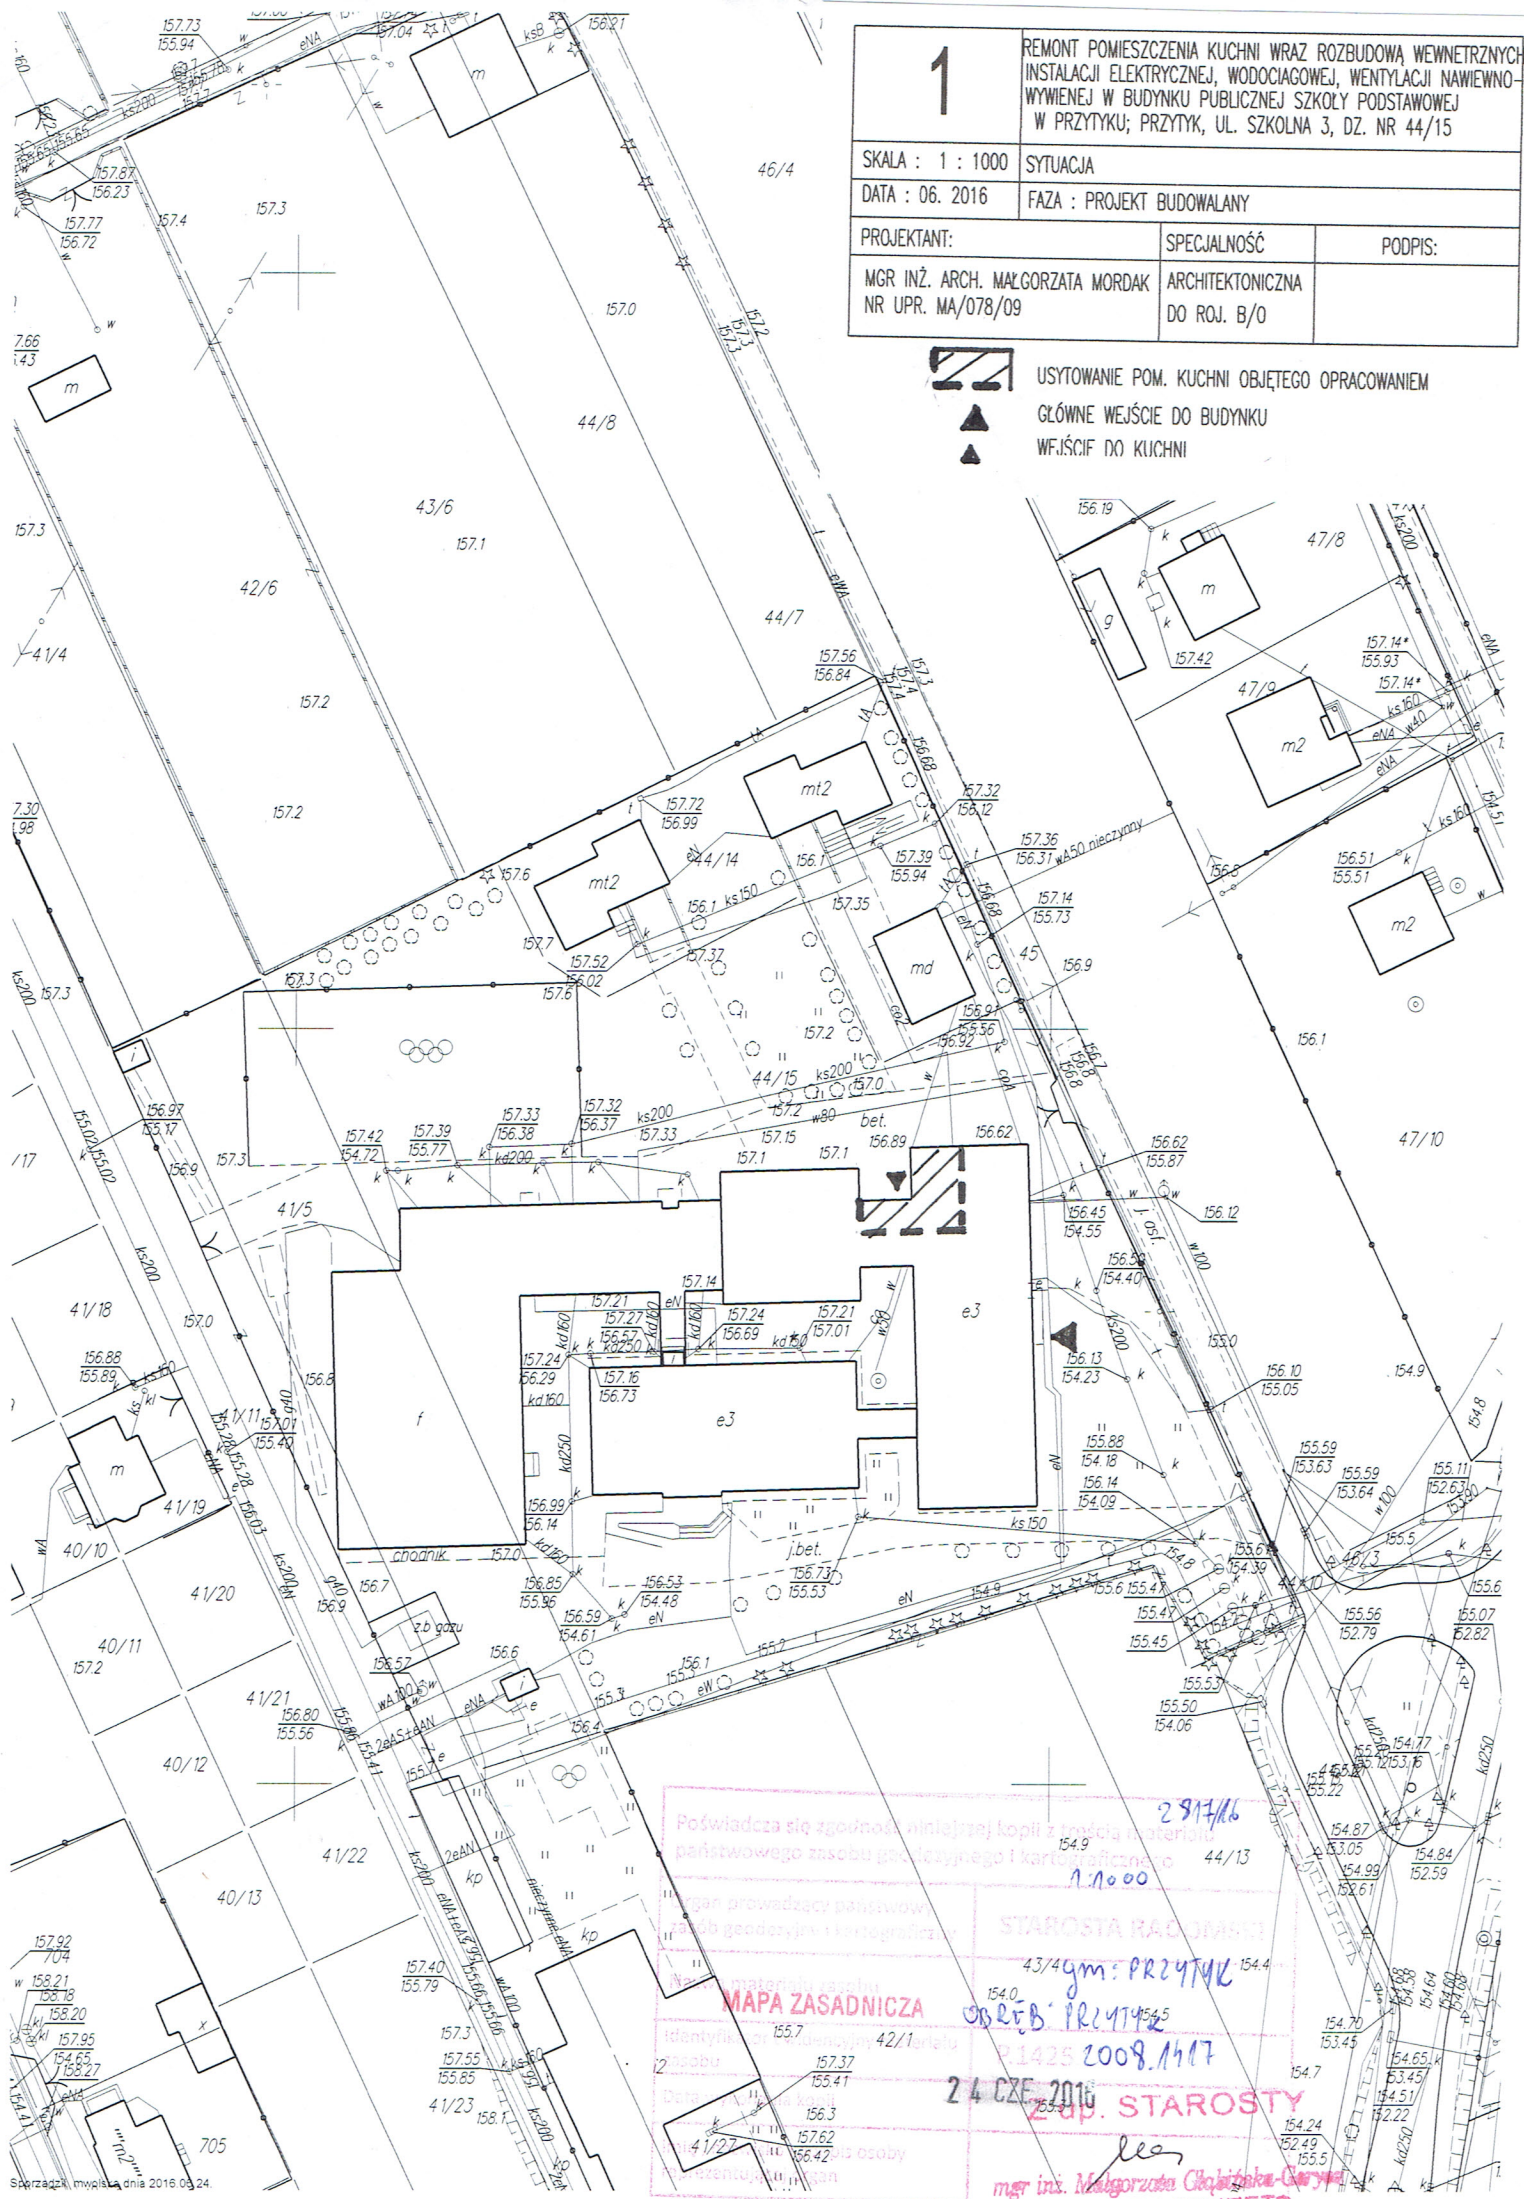

Poświadczam zgodność niniejszej kopii z treścią materiałów państwowego zasobu geodezyjnego i kartograficznego

Organ prowadzący państwowy zasób geodezyjny i kartograficzny

MAPA ZASADNICZA

Identyfikacja i numeracja terenu

24 CZE 2016

mgr inż. Małgorzata Chojnicka-Coryn

2817/16

44/13

43/4 gm. PRZYTYSK

44/13

44/13

44/13

44/13

44/13

44/13

44/13